


RZUT ELEKTRYKI SCHEMAT

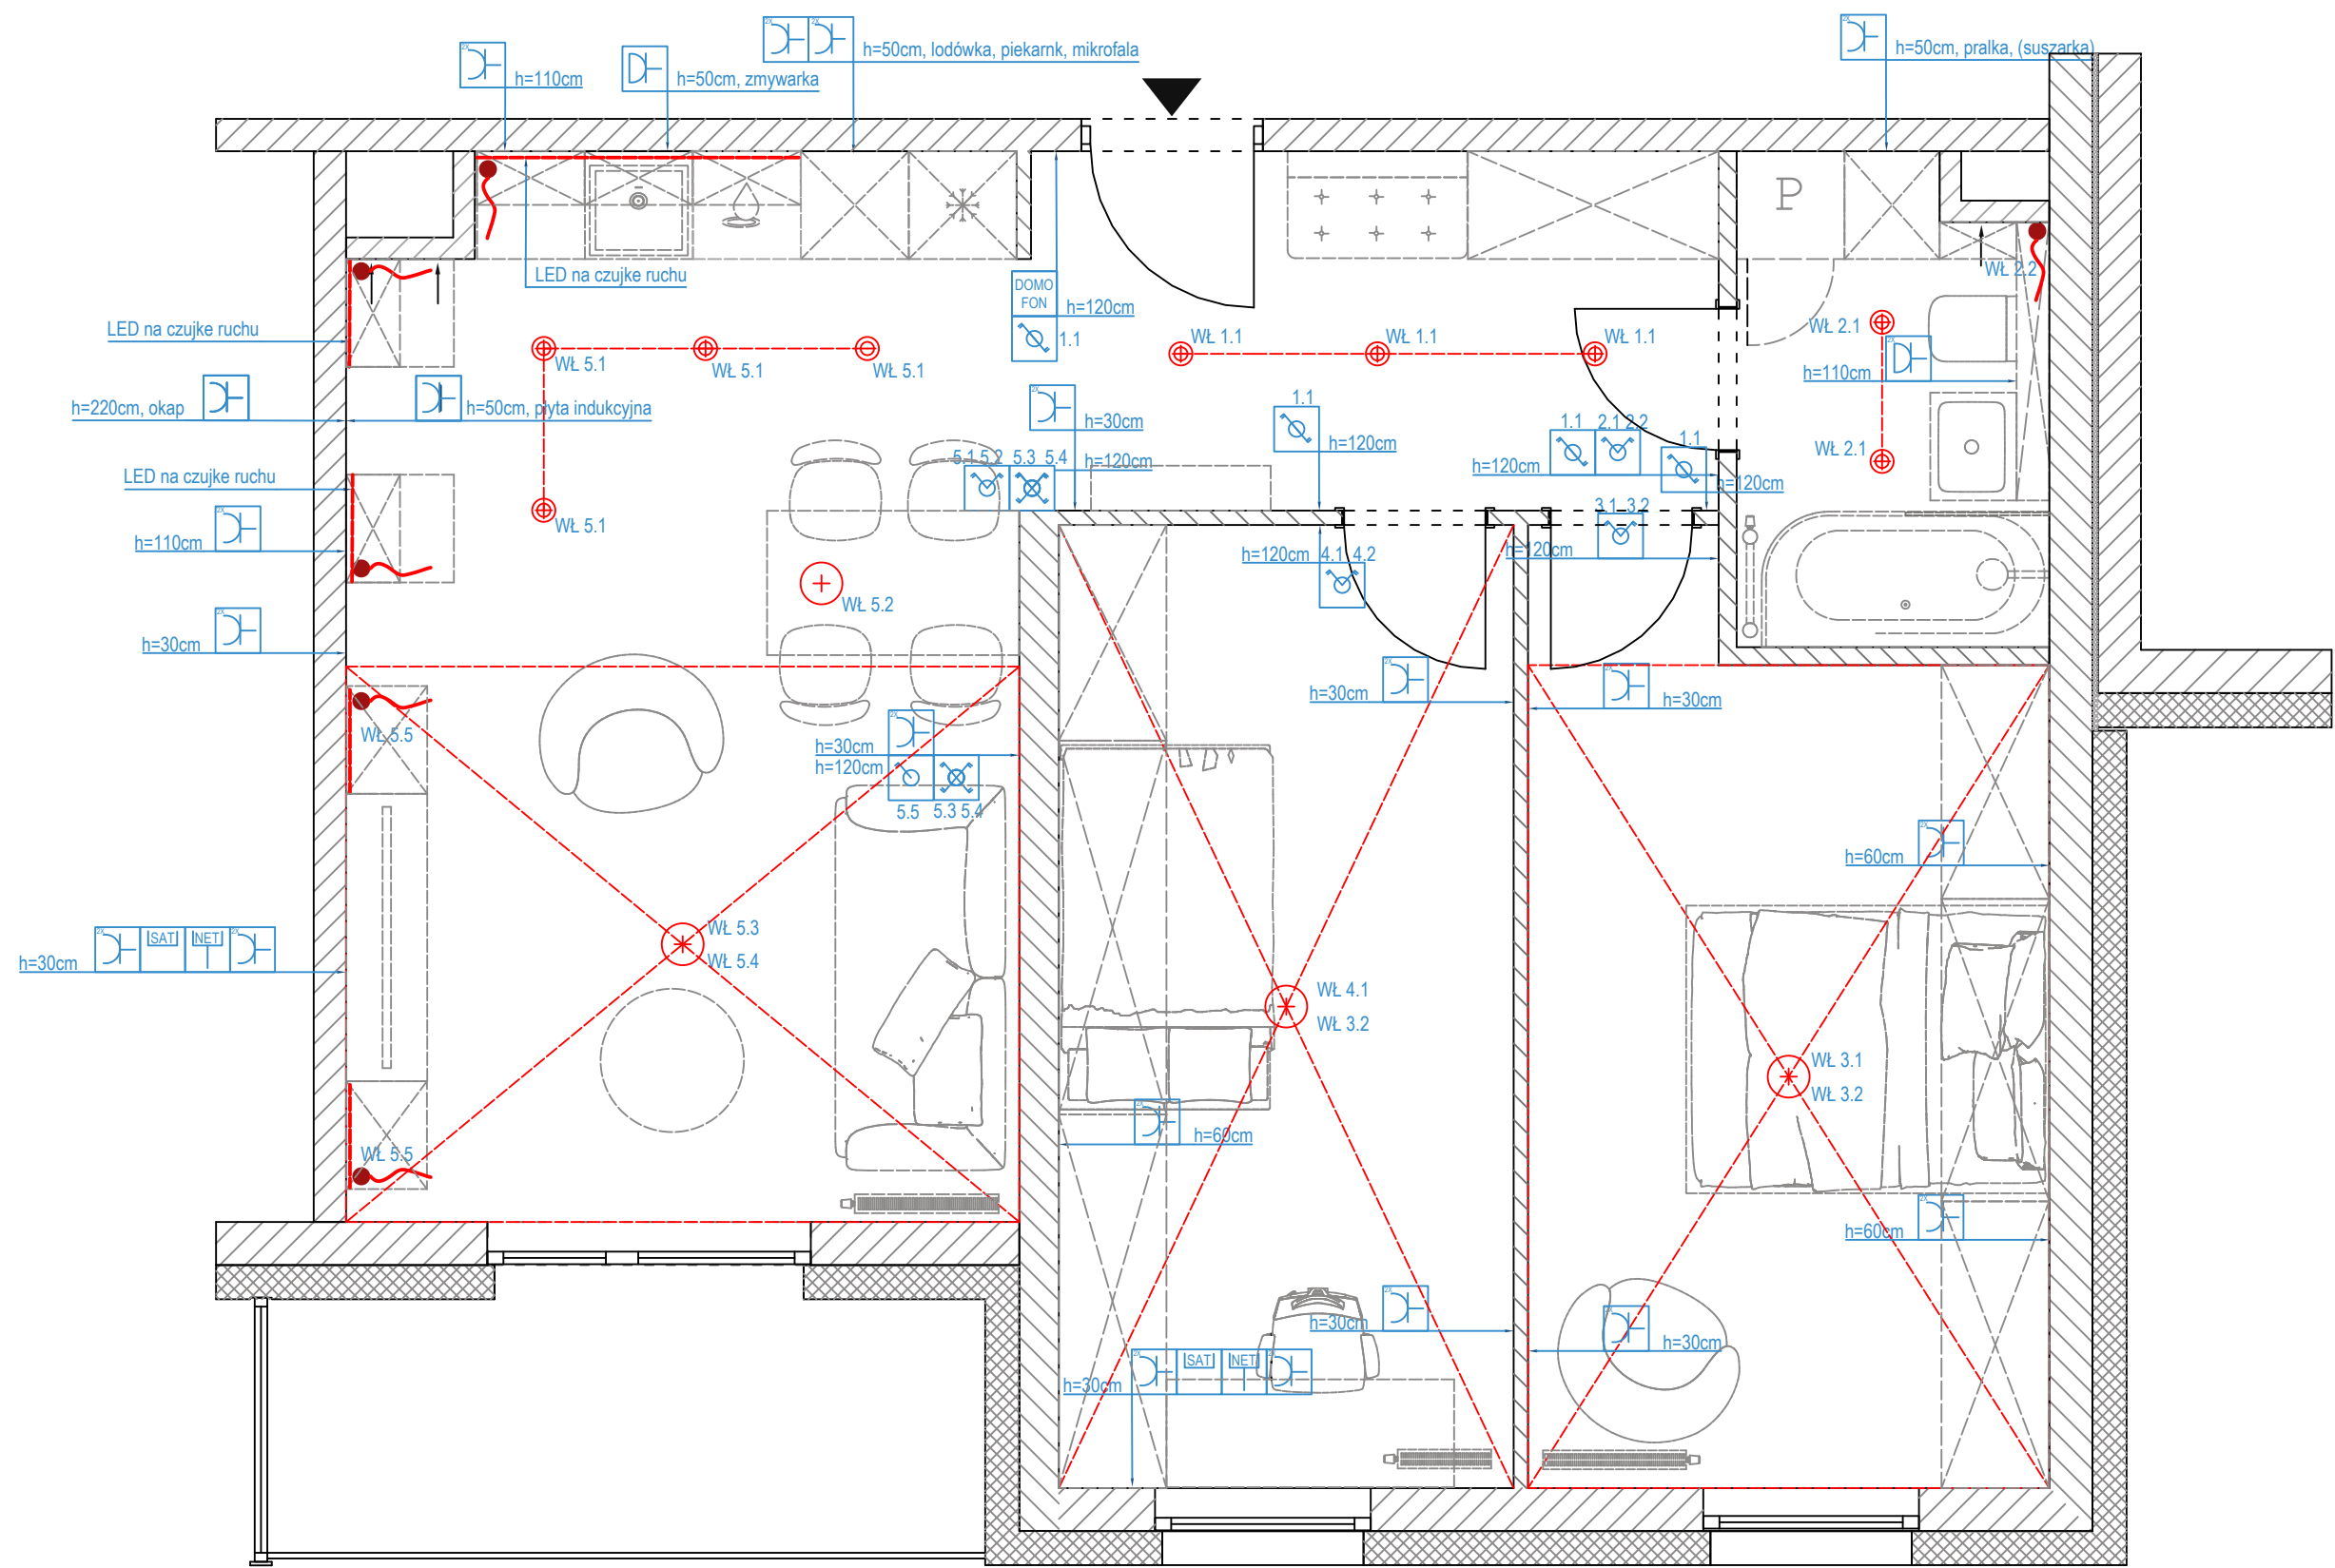

LEGENDA

OSPRZĘT ELEKTROINSTALACYJNY

wysokość ontazu ramki (do osi)

2xY/H h=...cm

1 2

sterowanie

STEROWANIE OŚWIETLENIEM

- ŁĄCZNIK POJEDYŃCZY
- ŁĄCZNIK PODWÓJNY
- ŁĄCZNIK SHODOWY
- ŁĄCZNIK KRZYŻOWY

NISKIE PRĄDY

- GNIAZDO INTERNETOWE
- GNIAZDO TV/RADIO/SAT
- WYPROWADZENIE KABLA VEG/HDMI
- DOMOFON

ZASILANIE 230V


- GNIAZDO ZWYKŁE
- GNIAZDO HERMETYCZNE
- GNIAZDO ZWYKŁE PODWÓJNE
- GNIAZDO - SIŁA

OŚWIETLENIE

WYPUST PRZEWODU ZASILANIA LED

WŁ 3.1

UWAGA: CAŁY OSPRZĘT ELEKTROINSTALACYJNY ZAPROJEKTOWANO JAKO POZIOMY I HORYZONTALNY KIERUNEK MONTAŻOWY. PUNKTY SĄ ZAZNACZONE OSIOWO

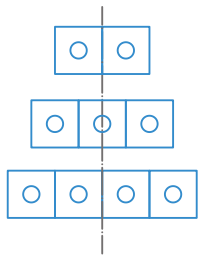

WYMIARY SPRAWDZIĆ NA BUDOWIE

SKALA 1:40