


RZUT ELEKTRYKI WYMIAR

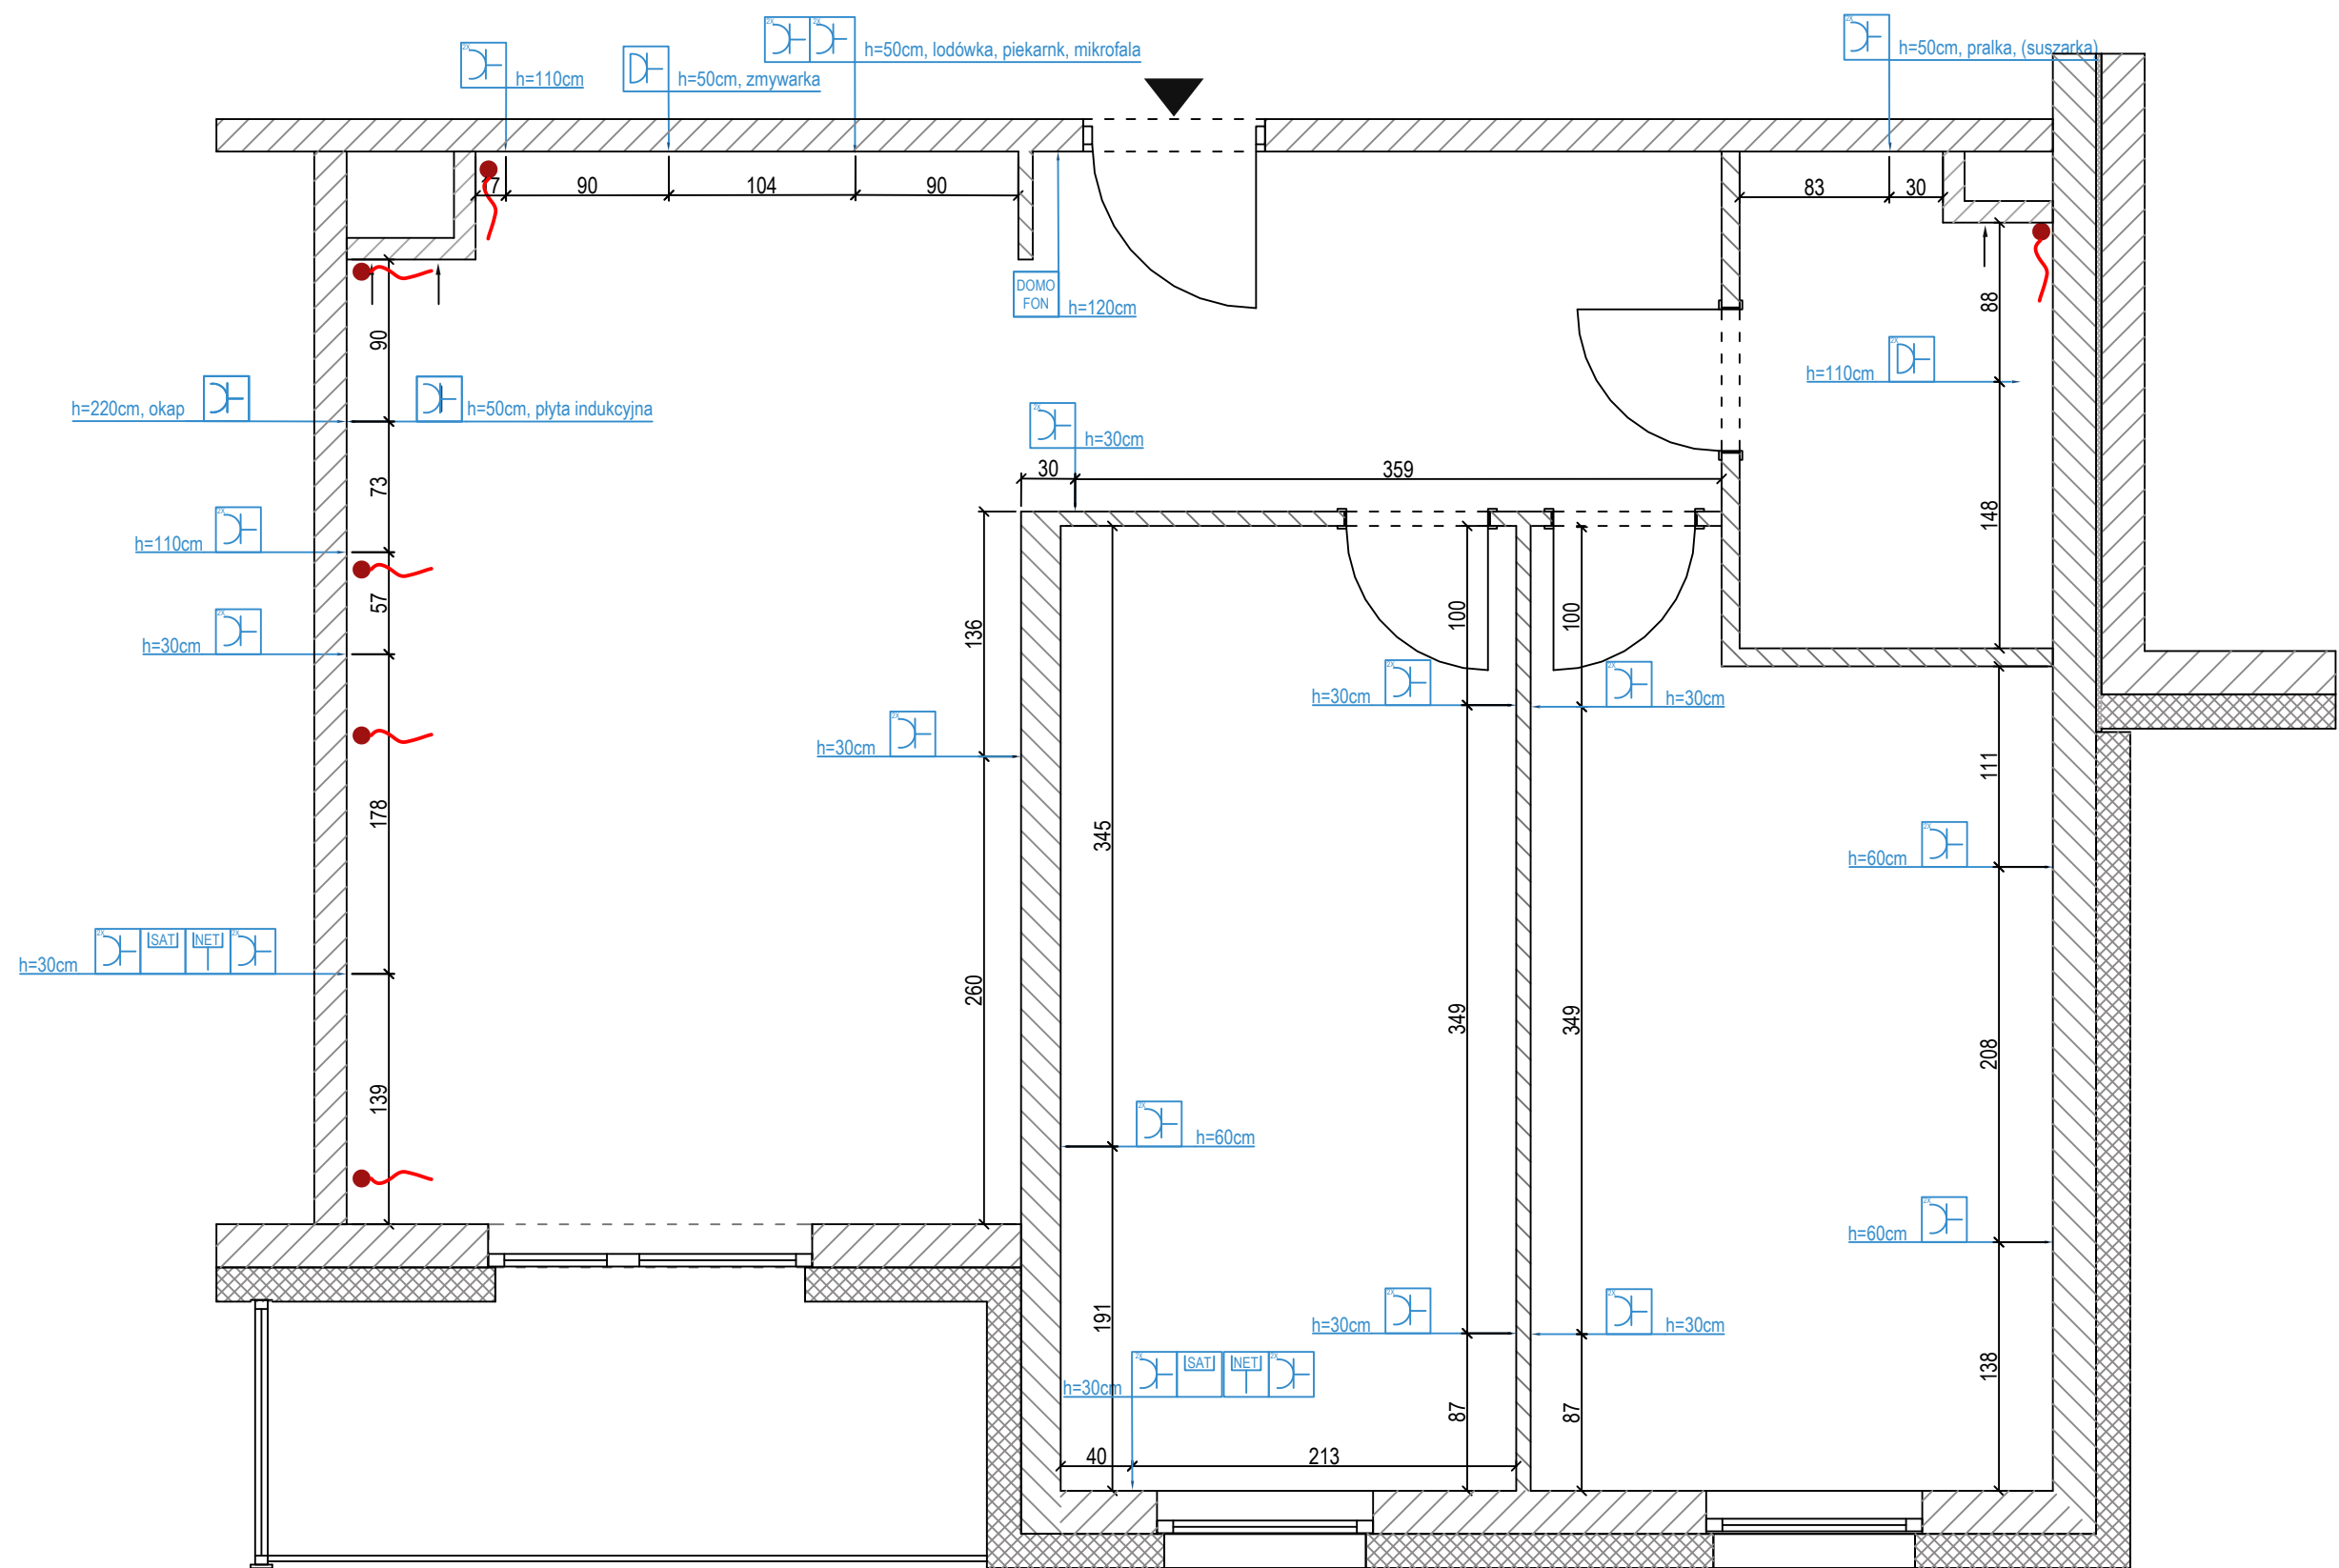

LEGENDA

OSPRZĘT ELEKTROINSTALACYJNY

wysokość ontazu ramki (do osi)

2xY/H h=...cm

1 2

sterowanie

STEROWANIE OŚWIETLENIEM

- ŁĄCZNIK POJEDYŃCZY
- ŁĄCZNIK PODWÓJNY
- ŁĄCZNIK SHODOWY
- ŁĄCZNIK KRZYŻOWY

NISKIE PRĄDY

- NETI Gniazdo Internetowe
- SATI Gniazdo TV/RADIO/SAT
- VEG/HDMI Wyprowadzenie kabla VEG/HDMI
- DOMO FON Domofon

ZASILANIE 230V

- Gniazdo zwykłe
- Gniazdo hermetyczne
- Gniazdo zwykłe podwójne w pojedynczej puszcze
- Gniazdo - siła


OŚWIETLENIE

WYPUST PRZEWODU ZASILANIA LED

WŁ 3.1

WŁ 3.1

UWAGA: CAŁY OSPRZĘT ELEKTROINSTALACYJNY ZAPROJEKTOWANO JAKO POZIOMY I HORYZONTALNY KIERUNEK MONTAŻOWY. PUNKTY SĄ ZAŚNACZONE OSIOWO

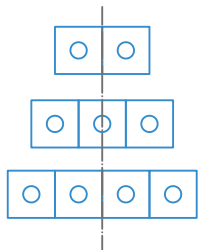

WYMIARY SPRAWDZIĆ NA BUDOWIE

SKALA 1:40